



3

2


1

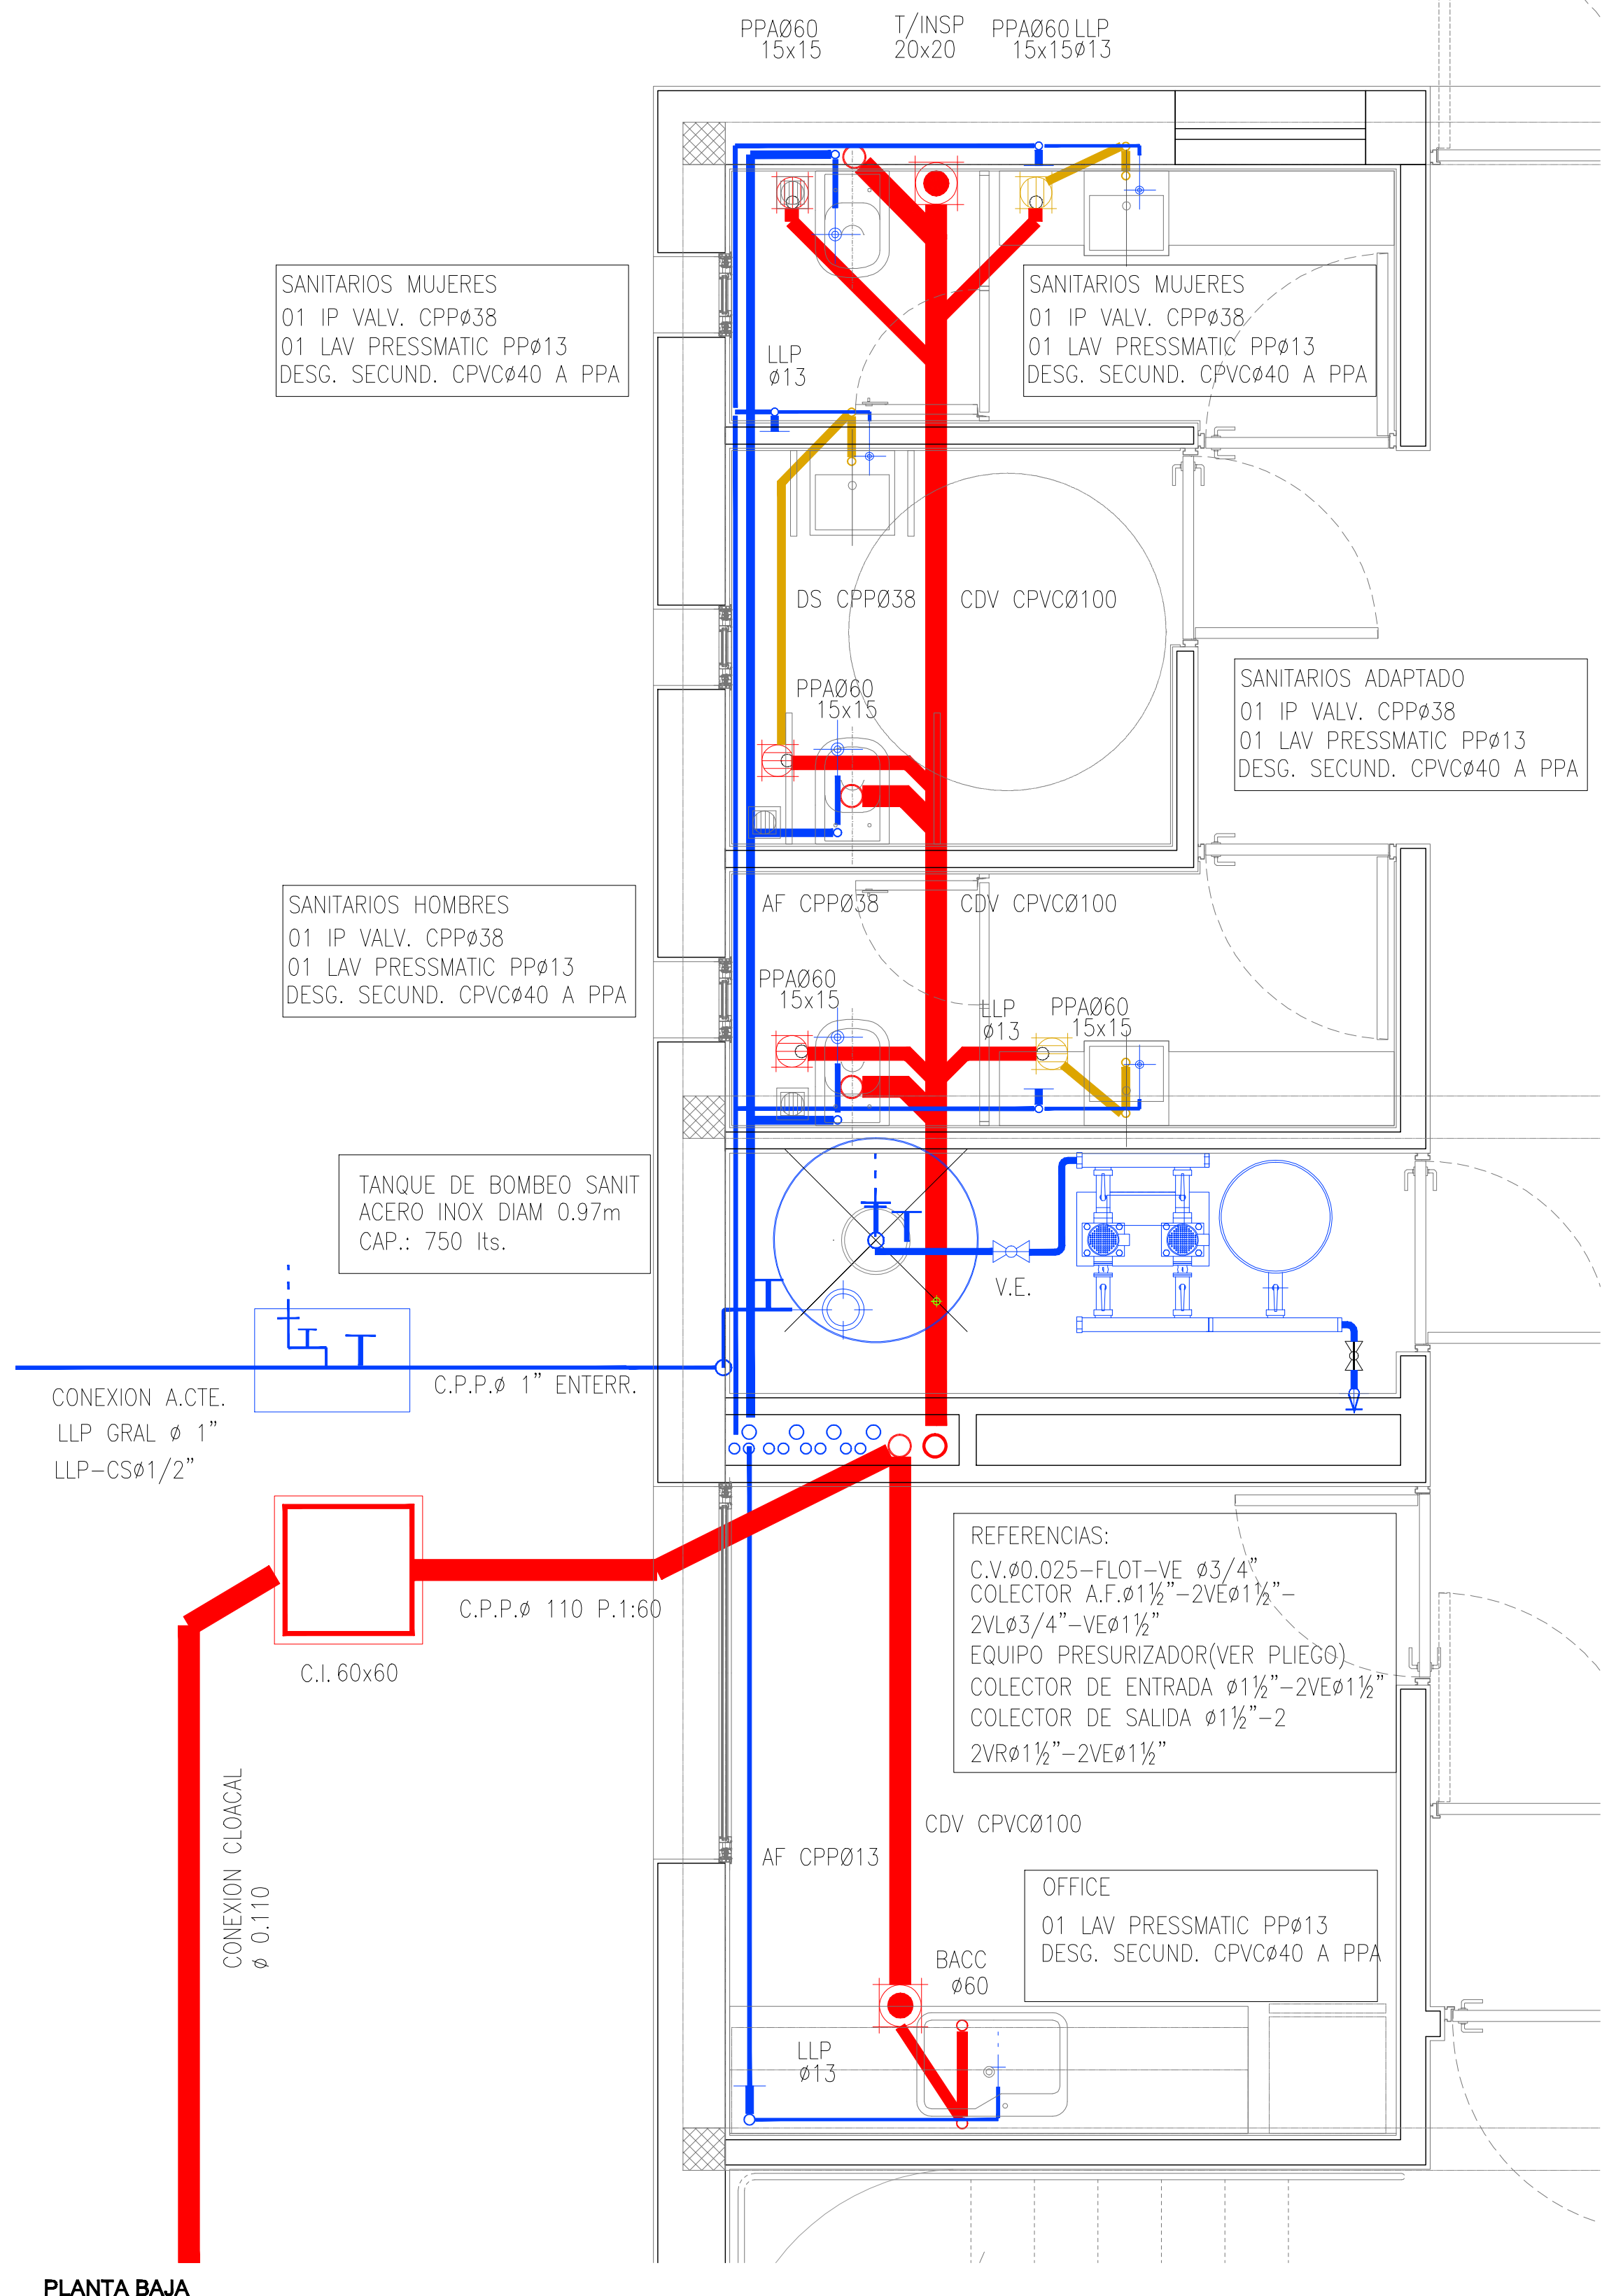


PLANTA BAJA

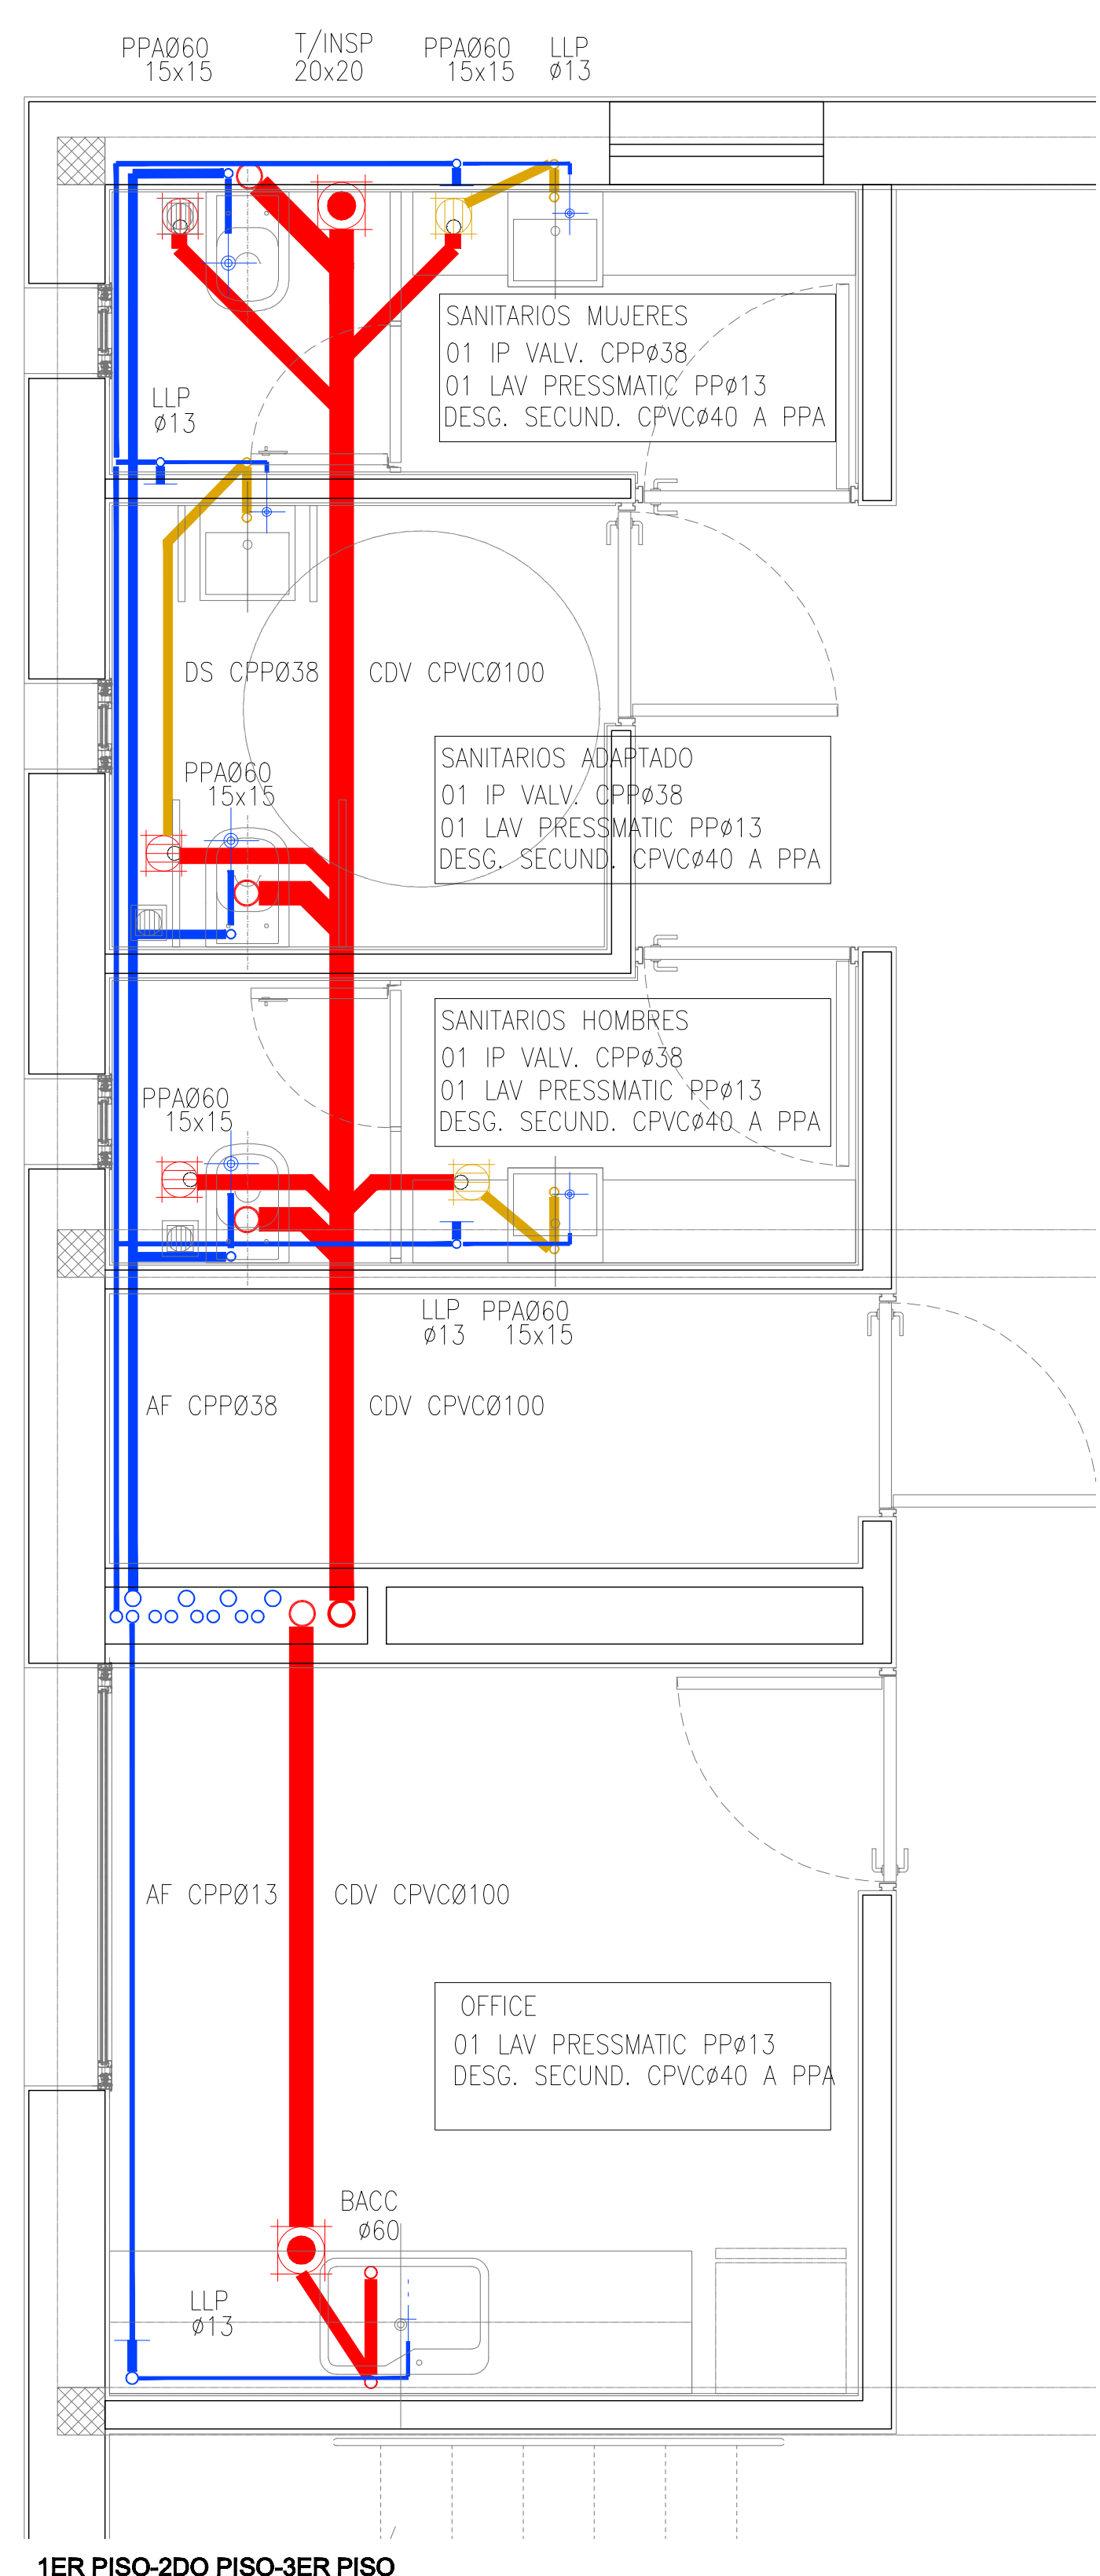

1ER PISO-2DO PISO-3ER PISO

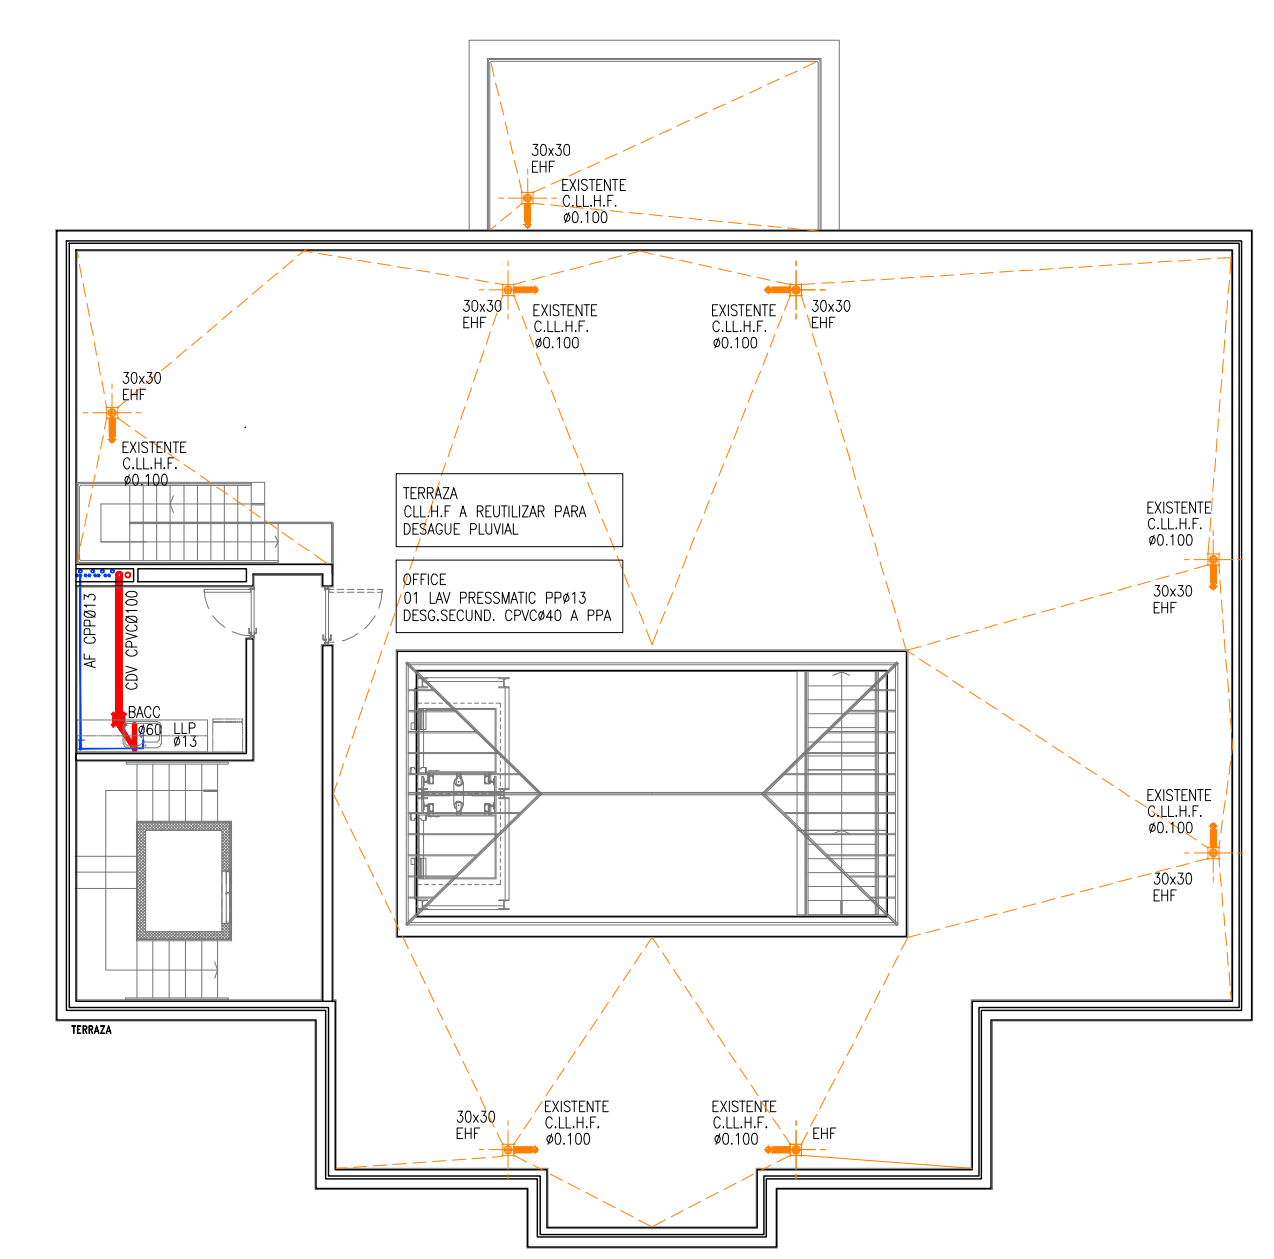

PLANTA TERRAZA

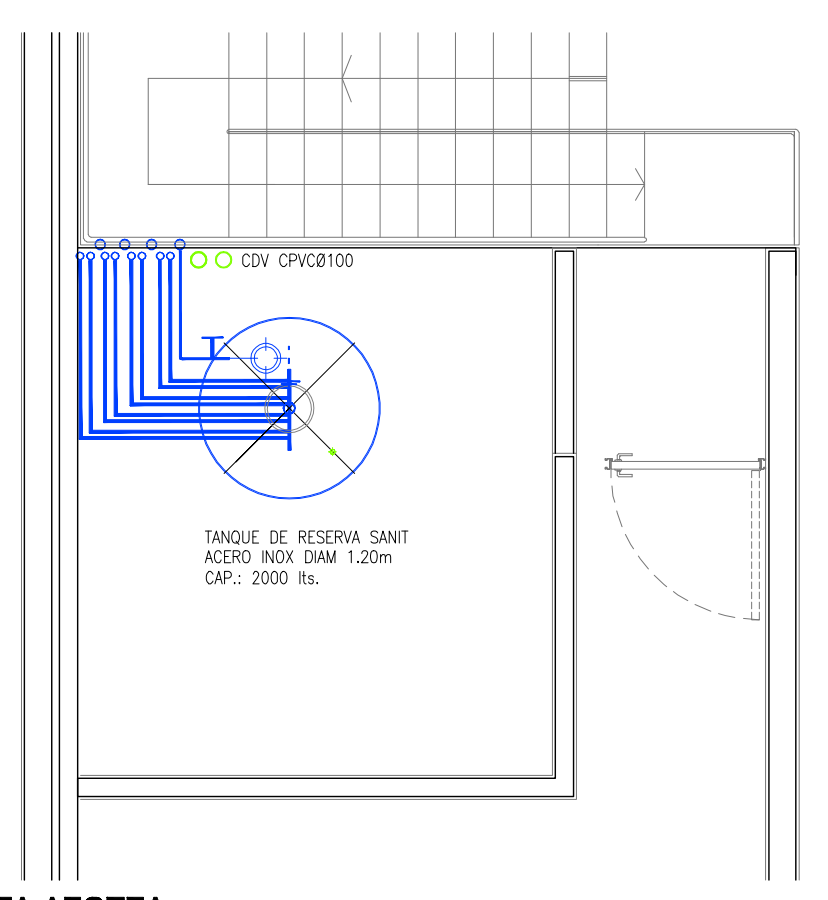

PLANTA AZOTEA

NOTA: TODAS LAS MEDIDAS SERAN VERIFICADAS EN OBRA

N°	FECHA	DIB.	CONTR.	REVISIONES	DESCRIPCION	FIRMA
1	26-12-12				PRIMERA EMISION	
2	20-04-13				SEGUNDA EMISION	

Ministerio de Salud
Presidencia de la Nacion

Proyecto de Refuncionalización
DIRECCION DE ADMINISTRACION
ANLIS
Ciudad Autonoma de Buenos Aires

P.030-EFIS

INSTALACION_SANITARIA

INSTALACIONESSECTOR

FECHA:02-01-13ESCALA: 1:100ARCHIVO:

EFIS